


Схема теплоснабжения п. Новомальтинск

ГЕНЕРАЛЬНЫЙ ПЛАН СЕЛЬСКОГО ПОСЕЛЕНИЯ НОВОМАЛЬТИНСКОГО МУНИЦИПАЛЬНОГО ОБРАЗОВАНИЯ
СХЕМА ПЛАНИРУЕМОГО РАЗМЕЩЕНИЯ ОБЪЕКТОВ ТЕПЛОСНАБЖЕНИЯ п. НОВОМАЛЬТИНСК М 1:2 000

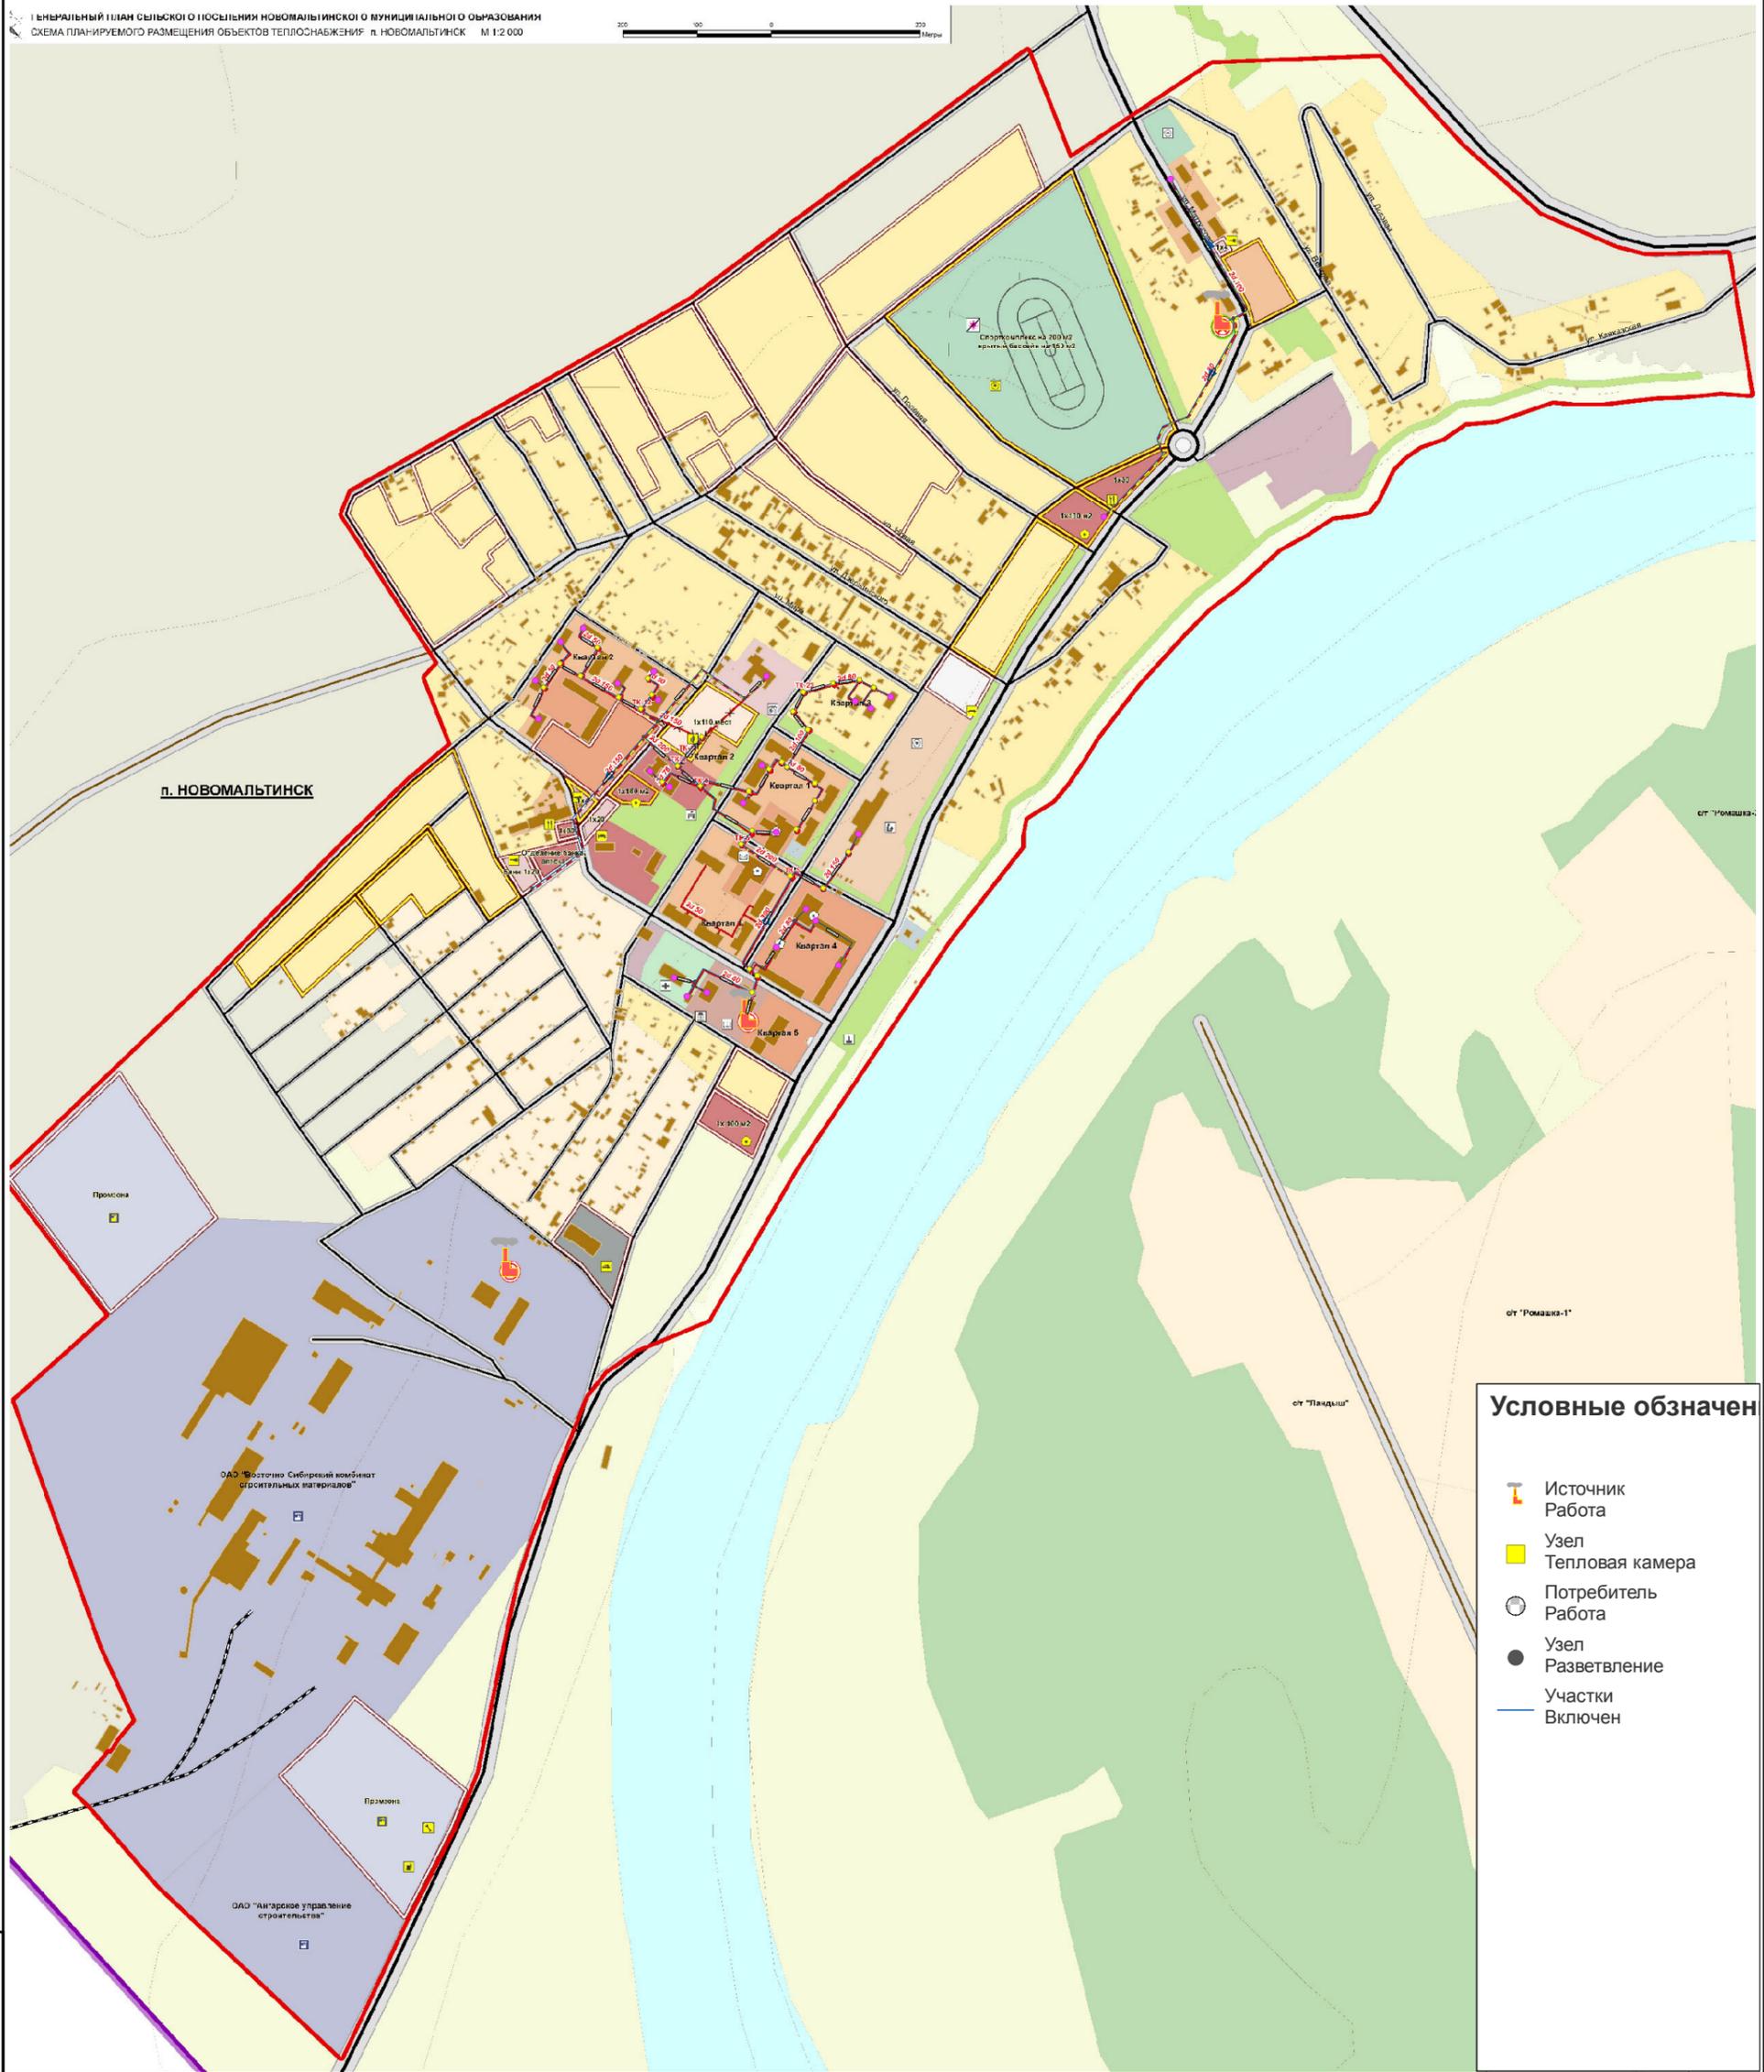

- Условные обозначения**
- Источник Работа
 - Узел Тепловая камера
 - Потребитель Работа
 - Узел Разветвление
 - Участки Включен

Взам. инв. №	
Подп. и дата	
Инв. № подл.	

Изм.	Кол.у	Лист	№ до	Подп.	Дата

Заказчик: Администрация Новомальтинского сельского поселения		
СХЕМА ТЕПЛОСНАБЖЕНИЯ НОВОМАЛЬТИНСКОГО СЕЛЬСКОГО ПОСЕЛЕНИЯ		
Стадия	Лист	Листов
	1	1
ИП Крылов Иван Васильевич		